


CAVIDOTTI E CAVI - scala 1:10

Tubazione Ø160 mm			D > 1,3d d: diametro del cerchio circoscritto al fascio di cavi D: diametro interno del tubo		
cavo FG7R 1x300 mmq	○	cavo FG7R 1x120 mmq	○	cavo FG7R 1x50 mmq	○
cavo FG7R 1x240 mmq	○	cavo FG7R 1x95 mmq	○	cavo FG7R 1x35 mmq	○
cavo FG7R 1x185 mmq	○	cavo FG7R 1x70 mmq	○	cavo FG7R 1x25 mmq	○

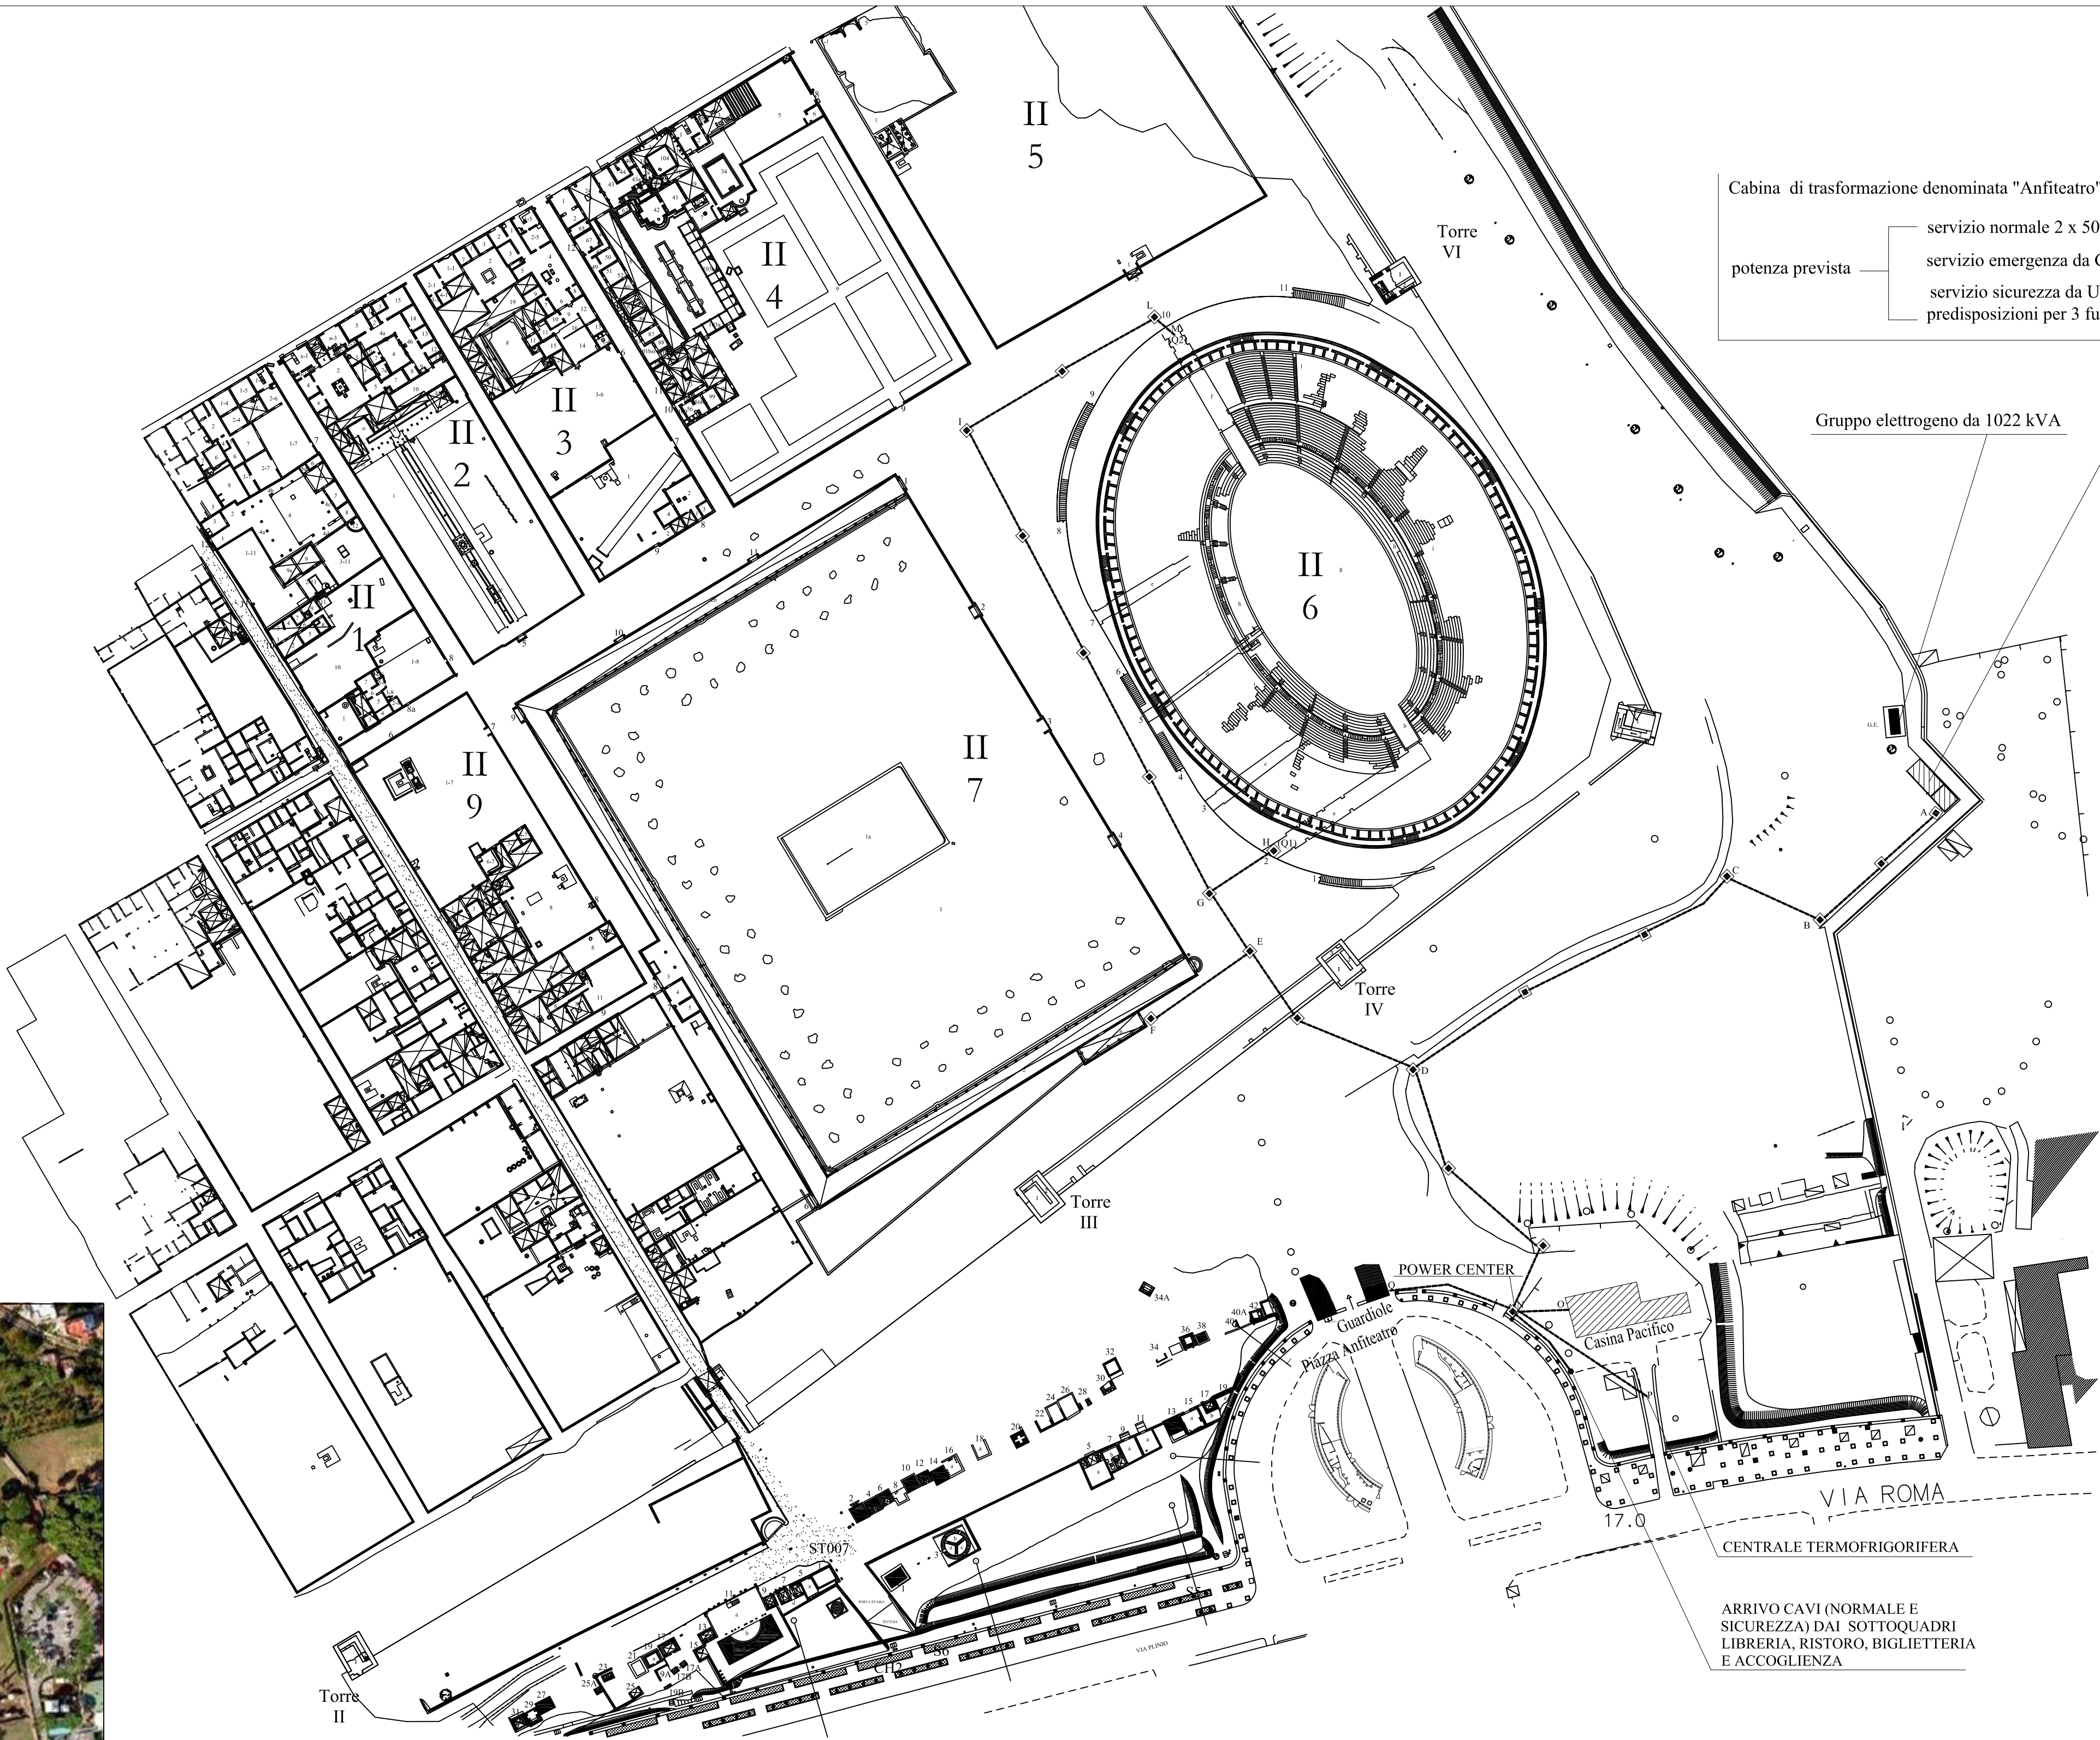

UTENZE DAL QUADRO GENERALE DI BASSA TENSIONE (QGBT)

TRATTO	SERVIZIO	CAVIDOTTO Ø160
A-B	ALIM. NORMALE POWER CENTER	2
	ALIM. SICUREZZA POWER CENTER	1
	ALIM. NORMALE ANFITEATRO (Q1)	2
	ALIM. NORMALE ANFITEATRO (Q2)	2
	ALIM. SICUREZZA ANFITEATRO (Q1)	1
	ALIM. SICUREZZA ANFITEATRO (Q2)	1
	ALIM. NORMALE PALESTRA	1
	ALIM. SICUREZZA PALESTRA	1
	ALIM. SERVIZI AUSILIARI CABINA ENEL	1
	DISPONIBILE	2
B-C	ALIM. NORMALE POWER CENTER	2
	ALIM. SICUREZZA POWER CENTER	1
	ALIM. NORMALE ANFITEATRO (Q1)	2
	ALIM. NORMALE ANFITEATRO (Q2)	2
	ALIM. SICUREZZA ANFITEATRO (Q1)	1
	ALIM. SICUREZZA ANFITEATRO (Q2)	1
	ALIM. NORMALE PALESTRA	1
	ALIM. SICUREZZA PALESTRA	1
	DISPONIBILE	2
C-D	ALIM. NORMALE POWER CENTER	2
	ALIM. SICUREZZA POWER CENTER	1
	ALIM. NORMALE ANFITEATRO (Q1)	2
	ALIM. NORMALE ANFITEATRO (Q2)	2
	ALIM. SICUREZZA ANFITEATRO (Q1)	1
	ALIM. SICUREZZA ANFITEATRO (Q2)	1
	ALIM. NORMALE PALESTRA	1
	ALIM. SICUREZZA PALESTRA	1
	DISPONIBILE	2
D- POWER CENTER	ALIM. NORMALE POWER CENTER	2
	ALIM. SICUREZZA POWER CENTER	1
D-E	ALIM. NORMALE ANFITEATRO (Q1)	2
	ALIM. NORMALE ANFITEATRO (Q2)	2
	ALIM. SICUREZZA ANFITEATRO (Q1)	1
	ALIM. SICUREZZA ANFITEATRO (Q2)	1
	ALIM. NORMALE PALESTRA	1
	ALIM. SICUREZZA PALESTRA	1
E-F	DISPONIBILE	2
	ALIM. NORMALE PALESTRA	1
E-G	ALIM. SICUREZZA PALESTRA	1
	ALIM. NORMALE ANFITEATRO (Q1)	2
E-G	ALIM. NORMALE ANFITEATRO (Q2)	2
	ALIM. SICUREZZA ANFITEATRO (Q1)	1
E-G	ALIM. SICUREZZA ANFITEATRO (Q2)	1
	DISPONIBILE	2
G-H	ALIM. NORMALE ANFITEATRO (Q1)	2
	ALIM. SICUREZZA ANFITEATRO (Q1)	1
G-H	ALIM. NORMALE ANFITEATRO (Q2)	2
	ALIM. SICUREZZA ANFITEATRO (Q2)	1
G-I	DISPONIBILE	2
	ALIM. NORMALE ANFITEATRO (Q2)	2
I-L-M	ALIM. NORMALE ANFITEATRO (Q2)	2
	ALIM. SICUREZZA ANFITEATRO (Q2)	1

UTENZE DAL POWER CENTER


TRATTO	SERVIZIO	CAVIDOTTO
N-O	ALIM. NORMALE CORPO DI GUARDIA CASINA PACIFICO	1 Ø 63
	ALIM. NORMALE FORESTERIA CASINA PACIFICO	1 Ø 63
	ALIM. SICUREZZA SERVER CASINA PACIFICO	1 Ø 63
	DISPONIBILE	1 Ø 63
	ALIM. CENTRALE TERMOFRIGORIFERA	1 Ø 160
N-P	ALIM. CENTRALE TERMOFRIGORIFERA	1 Ø 63
N-Q	ALIM. NORMALE GUARDIOLA DX	1 Ø 63
	ALIM. NORMALE GUARDIOLA SX	1 Ø 63

LEGENDA

SIMBOLO	DESCRIZIONE
	PERCORSO CAVIDOTTO INTERRATO
	POZZETTO ISPEZIONABILE ROMPIRATTA PREFABBRICATO IN CEMENTO DIM. 100x100x90 cm CON CHIUSINO IN GHISA CARRABILE

N.B. - PER LE SPECIFICHE DEI CAVI IN USCITA DAL QGBT VEDI ELAB. IE/11V  
- PER LE SPECIFICHE DEI CAVI IN USCITA DAL POWER CENTER VEDI ELAB. IE/12V

MINISTERO DEI BENI E DELLE ATTIVITA' CULTURALI E DEL TURISMO

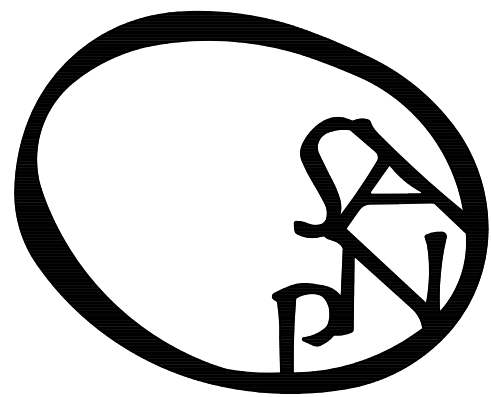

Soprintendenza  
Speciale per i Beni Archeologici  
di Pompei, Ercolano e Stabia

AREA ARCHEOLOGICA DI POMPEI  
PIAZZA ANFITEATRO

IL RESPONSABILE UNICO DEL PROCEDIMENTO: il Soprintendente Prof. MASSIMO OSANNA	IL SOPRINTENDENTE: Prof. MASSIMO OSANNA
PROGETTAZIONE DEFINITIVA: ing. DOMENICO MASCOLO	DIREZIONE LAVORI:
COORDINATORE PER LA SICUREZZA IN FASE DI PROGETTAZIONE: ing. DOMENICO MASCOLO	

MISSIONE	CONSULENZA ALLA PROGETTAZIONE	VERIFICATO	APPROVATO	IMPIANTO/PLANT
	A.Salvatore	D.Mascolo		IMPIANTO ELETTRICO - PROGETTO DEFINITIVO
- COMPANY CONFIDENTIAL -				ELABORATO:
THIS DRAWING AND ALL INFORMATION CONTAINED HEREIN ARE THE PROPERTY OF ING. DOMENICO MASCOLO AND ARE NOT TO BE REPRODUCED, COPIED, OR USED IN WHOLE OR IN PART WITHOUT HIS WRITTEN AUTHORIZATION. IN WRITING BY: ING. DOMENICO MASCOLO				ELABORATO: ALIMENTAZIONE UTENZE PIAZZA ANFITEATRO
SCALA SCALE		DIS. N° DWG N°		FORMATO/FORMAT UN IN ISO 216
1:1000		IE/13V		FOLIO SHEET D/OF