



PREFABBRICATO
cabina 1:50

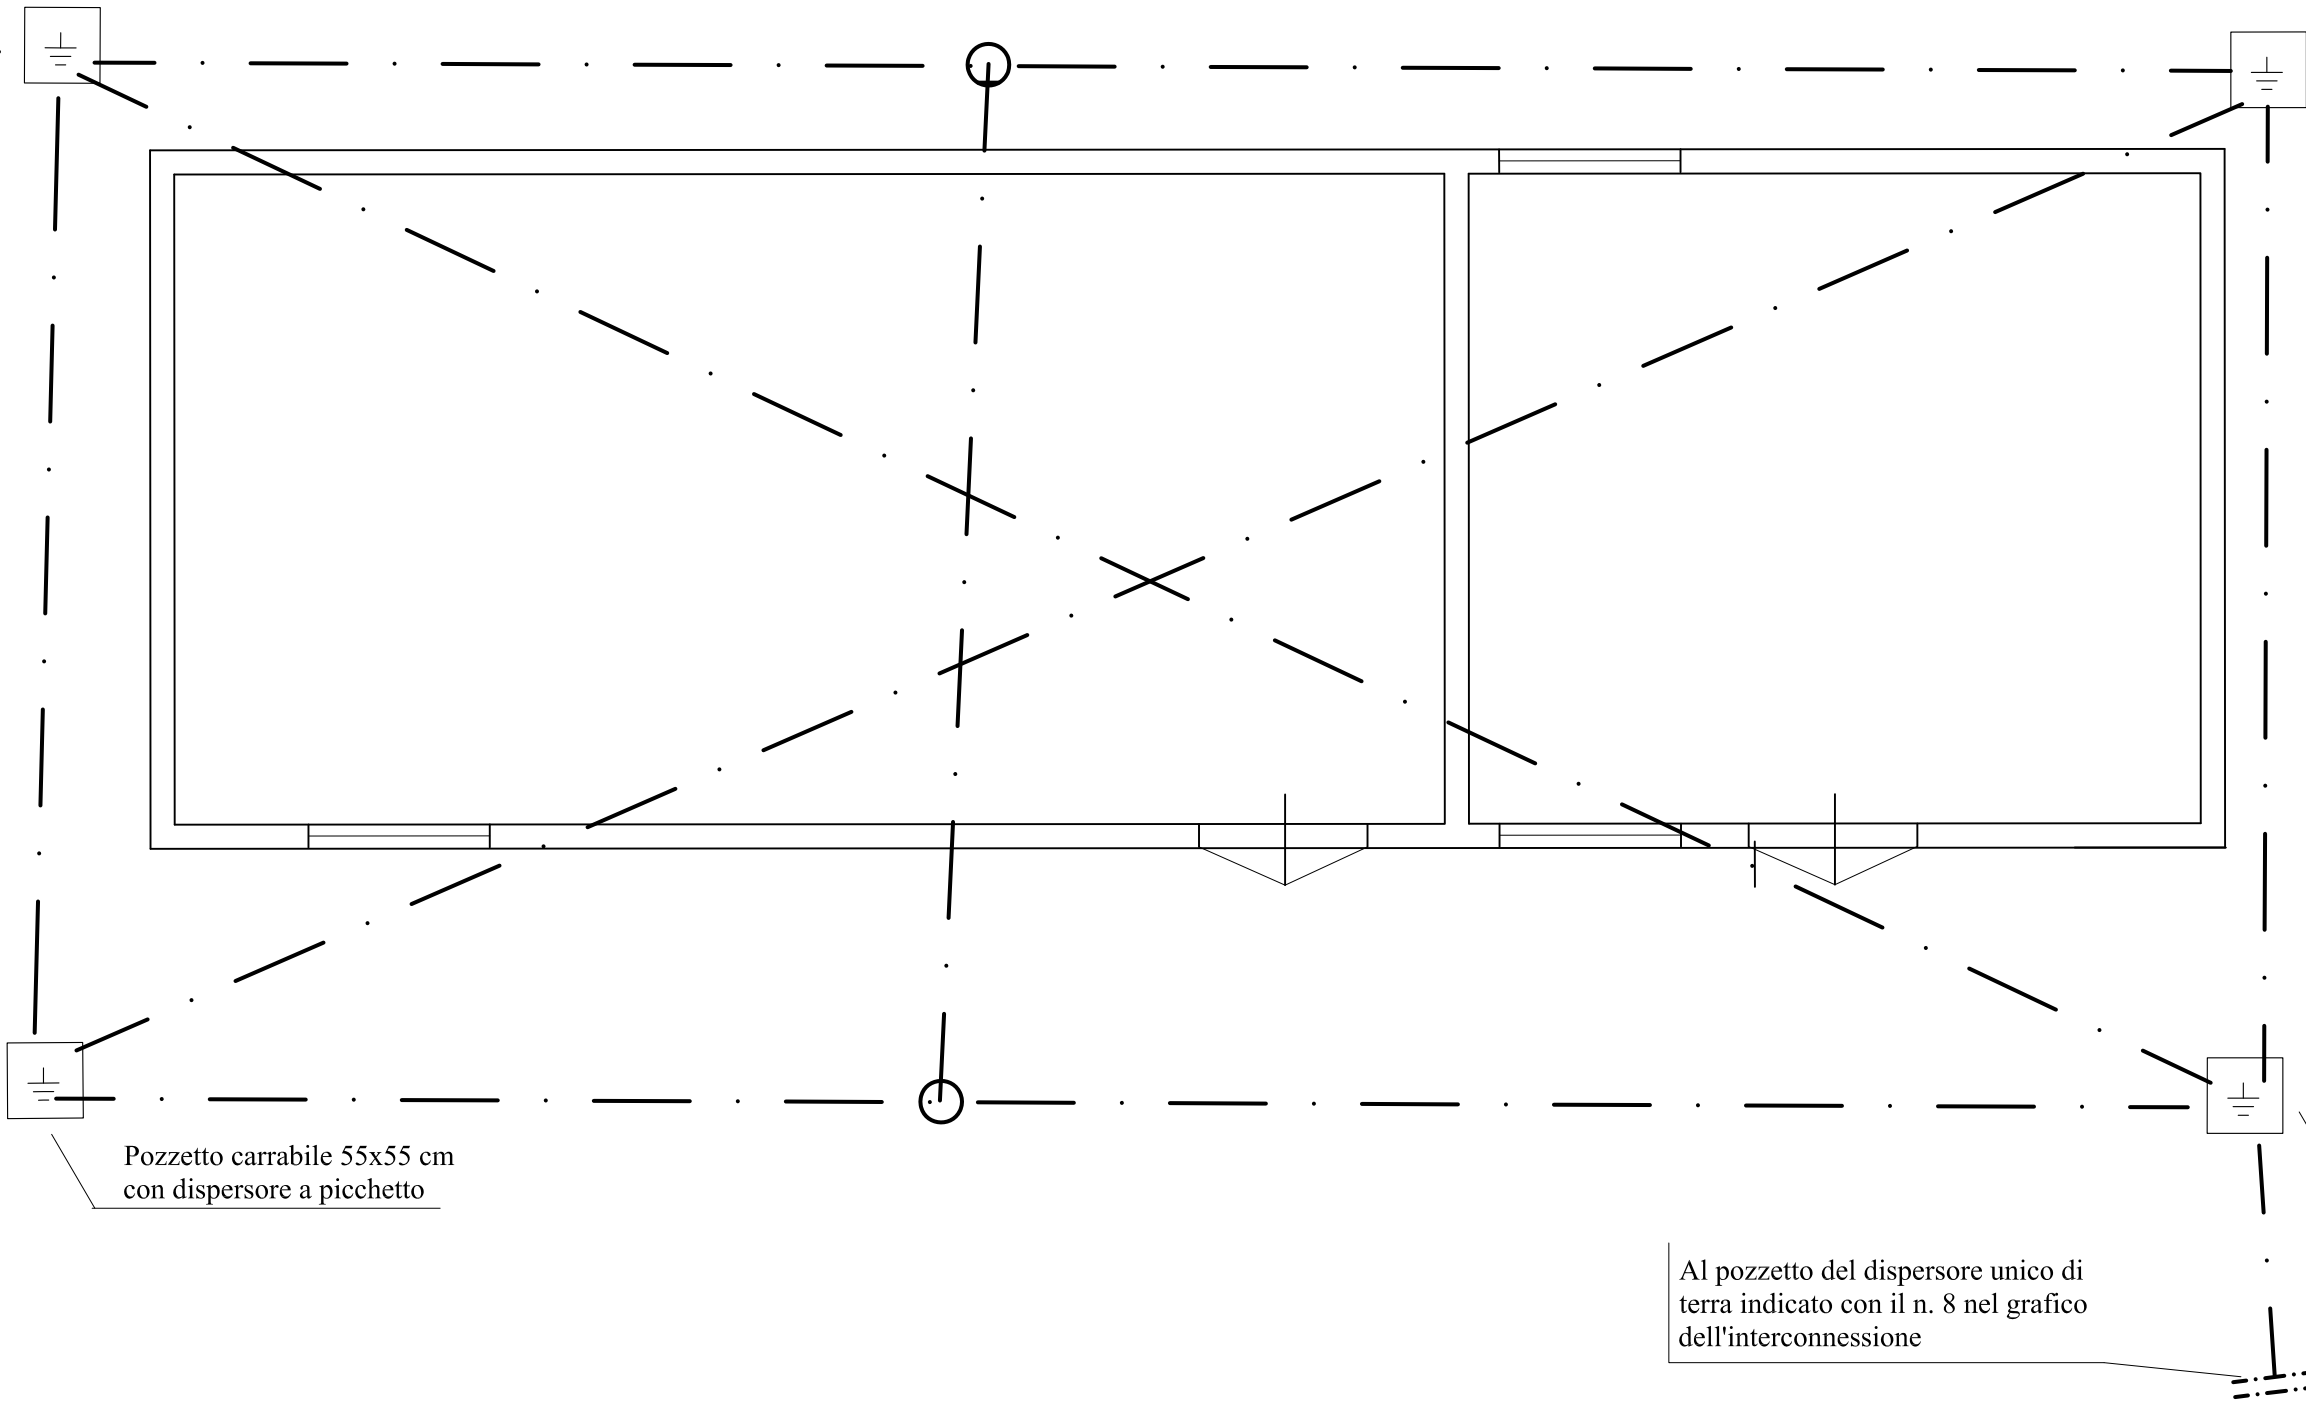

INTERCONNESSIONI AL DISPERSORE UNICO ESISTENTE
Scala 1:500

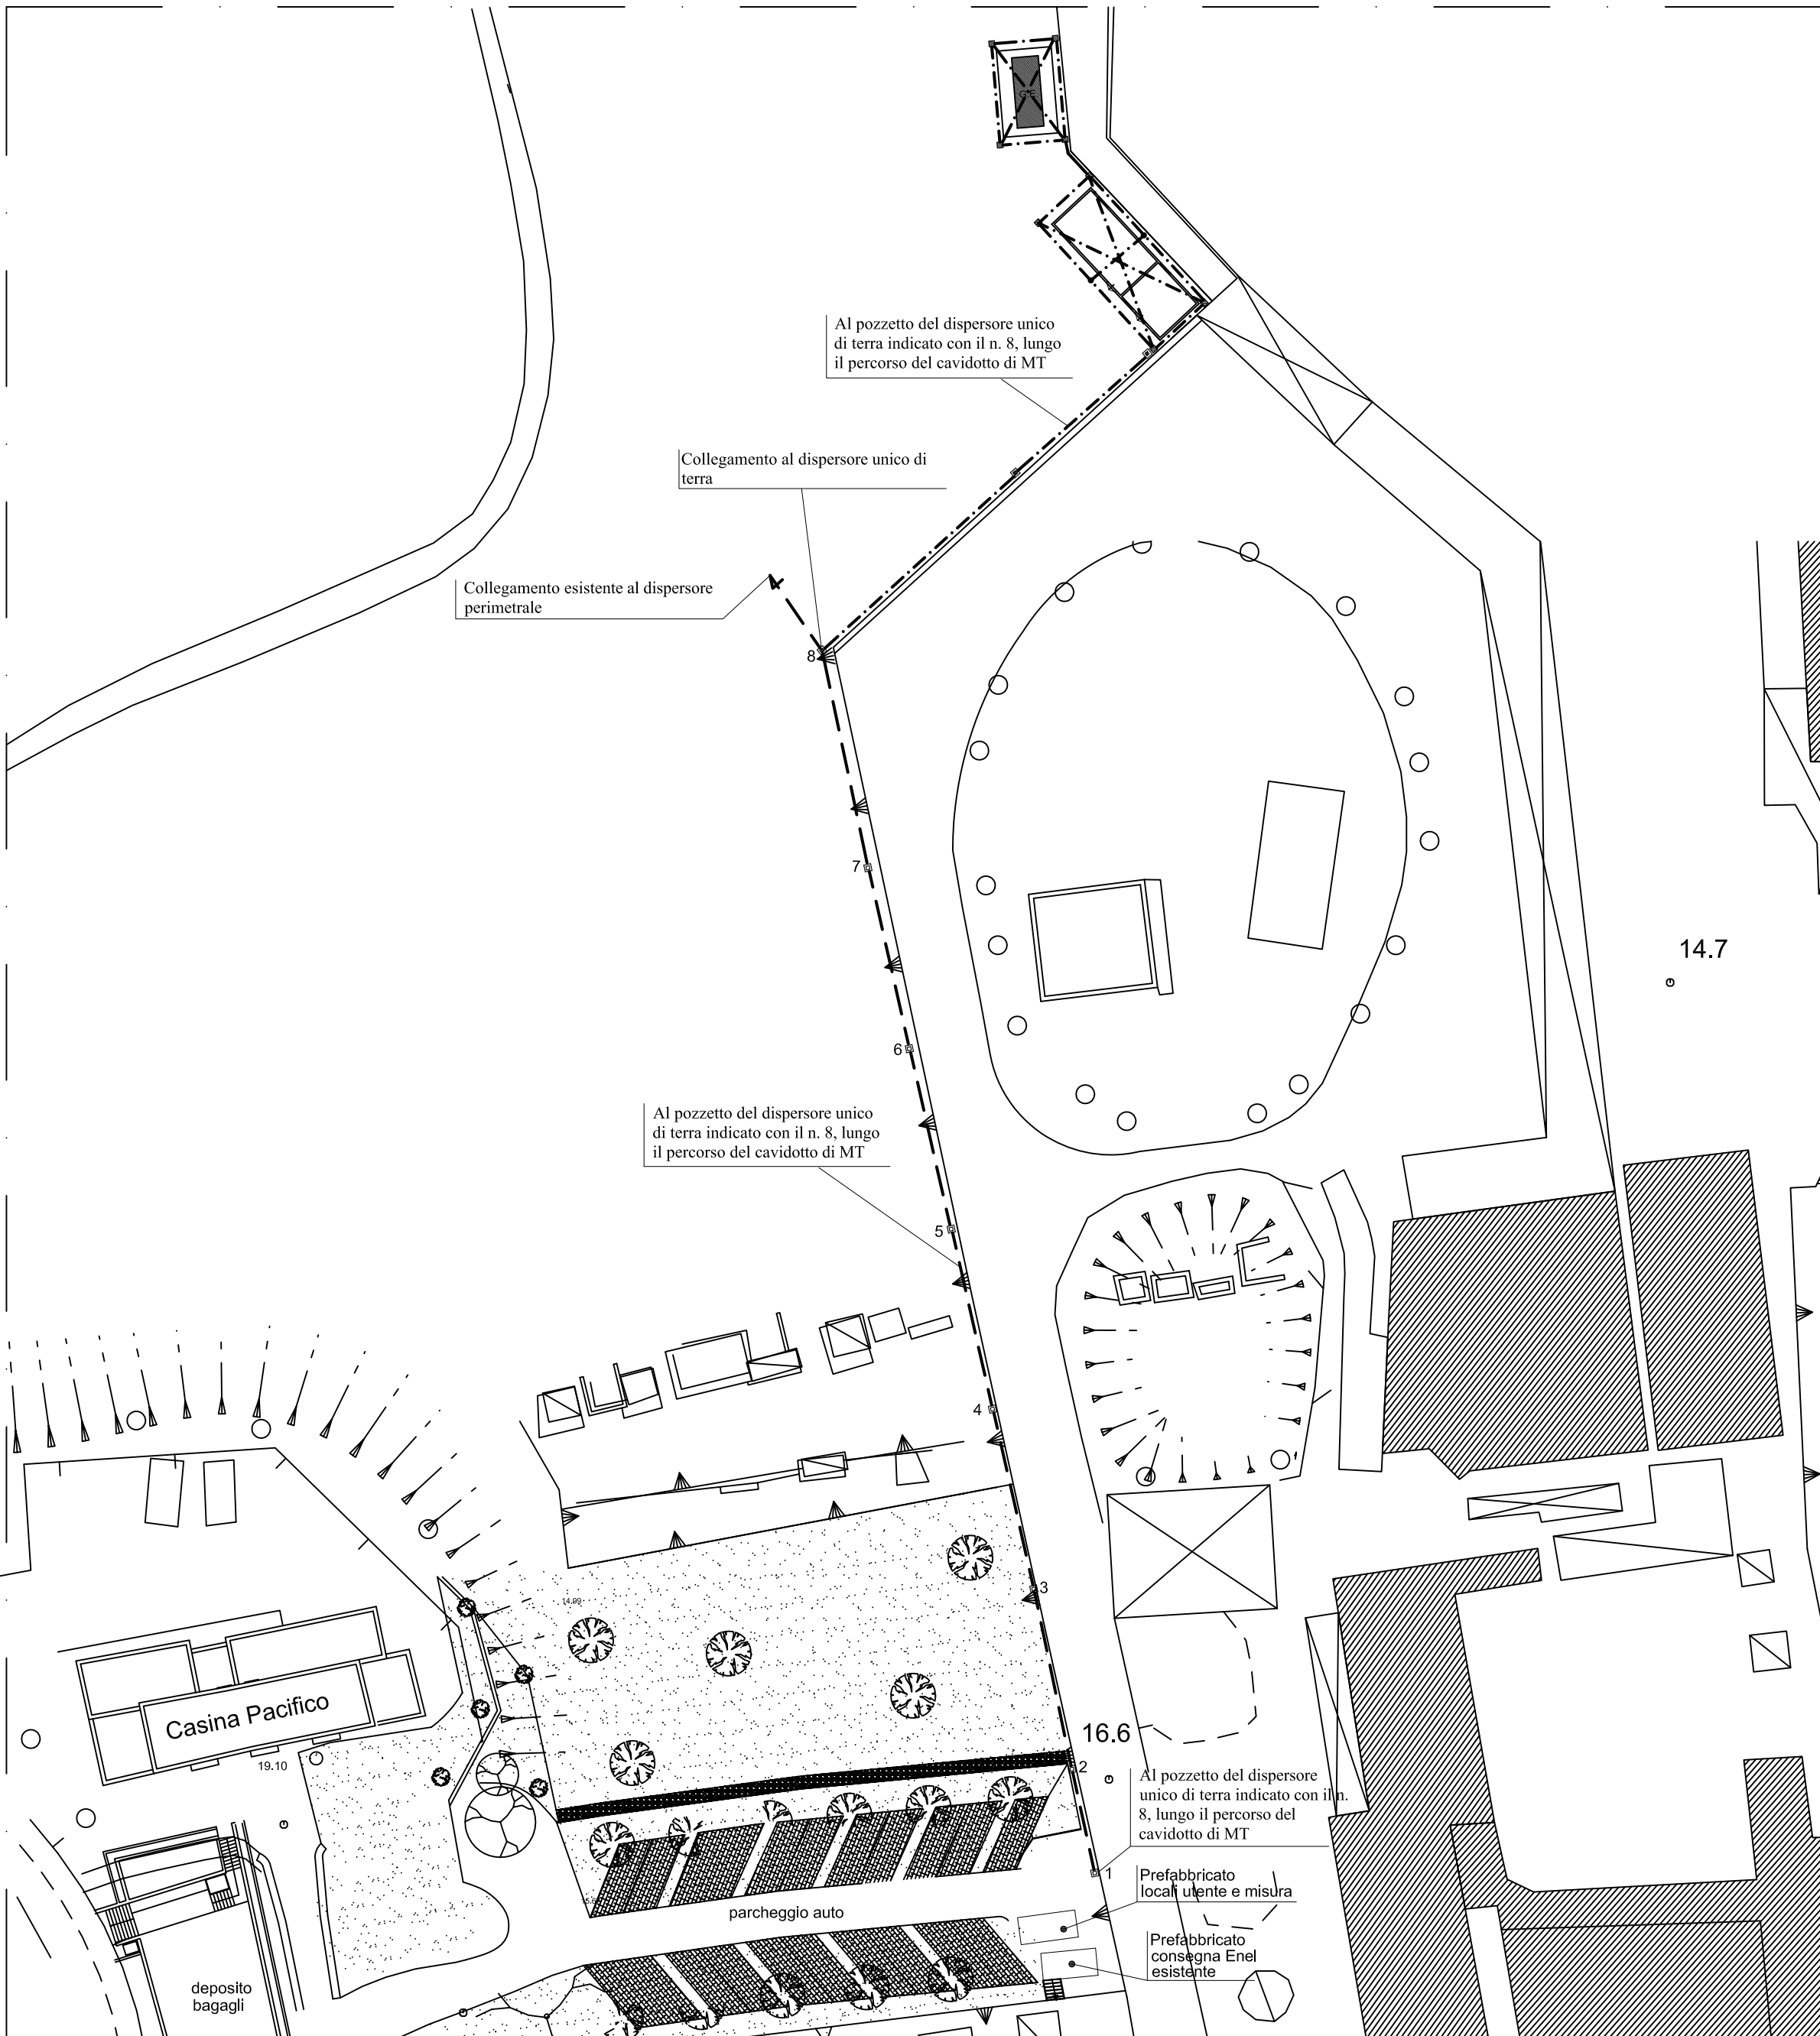


LEGENDA

SIMBOLO	DESCRIZIONE
---	CORDA DI RAME NUDA DA 50 mmq INTERRATA DA INSTALLARE
---	CORDA DI RAME NUDA DA 50 mmq INTERRATA ESISTENTE
---	DOPPIA CORDA DI RAME NUDA DA 50 mmq INTERRATA PER INTERCONNESSIONE AL DISPERSORE UNICO DELL'INTERA AREA ARCHEOLOGICA
	POZZETTO ISPEZIONABILE ROMPI TRATTA PREFABBRICATO IN MATERIALE PLASTICO CON DISPERSORE A PICCHETTO: DIMENSIONI 550x550 mm
	POZZETTO ISPEZIONABILE ROMPI TRATTA PREFABBRICATO IN CEMENTO DIM. 100x100x90 cm CON CHIUSINO IN GHISA CARRABILE DA INSTALLARE
	POZZETTO ESISTENTE

N.B.

- I pozzetti 100x100x90 cm con chiusino carrabile sono comuni alla linea MT

MINISTERO DEI BENI E DELLE ATTIVITA' CULTURALI E DEL TURISMO

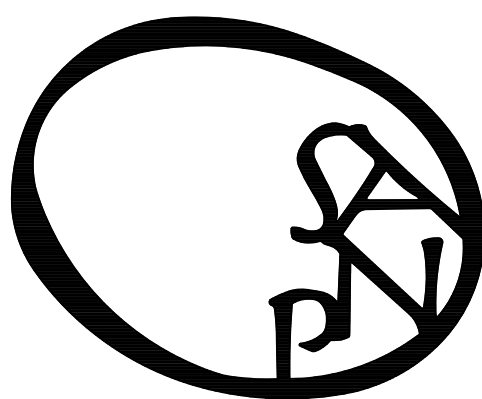

Soprintendenza
Speciale per i Beni Archeologici
di Pompei, Ercolano e Stabia

AREA ARCHEOLOGICA DI POMPEI
PIAZZA ANFITEATRO

IL RESPONSABILE UNICO DEL PROCEDIMENTO:
Il Soprintendente Prof. MASSIMO OSANNA

IL SOPRINTENDENTE:
Prof. MASSIMO OSANNA

PROGETTAZIONE DEFINITIVA:
ing. DOMENICO MASCOLO

DIREZIONE LAVORI:

COORDINATORE PER LA SICUREZZA
IN FASE DI PROGETTAZIONE:
ing. DOMENICO MASCOLO

EMISIONE	CONFERMA ALL' PROGETTAZIONE	VERIFICATO	APPROVATO	IMPIANTO/PLANT			
		A. Salvatore	D. Mascolo	IMPIANTO ELETTRICO - PROGETTO DEFINITIVO			
- COMPANY CONFIDENTIAL -				ELABORATO:	ELABORATO		
THIS DRAWING AND ALL INFORMATION CONTAINED HEREIN ARE THE PROPERTY OF ING. DOMENICO MASCOLO AND ARE NOT TO BE REPRODUCED, DISSEMINATED AND USED IN WHOLE OR IN PART EXCEPT AS EXPRESSLY AUTHORIZED IN WRITING BY ING. DOMENICO MASCOLO				- Prefabbricato locali utente e misura - Prefabbricato locali cabina - Interconnessioni al dispersore unico esistente	SCALA SCALE 1:50 1:500	DIS. N° DWS N° IE/4V	FORMATO/FORMAT UNI EN ISO 216 FOLIO SHEET 1/1 OF